



Planimetria schematica impianto elettrico - Tratto B

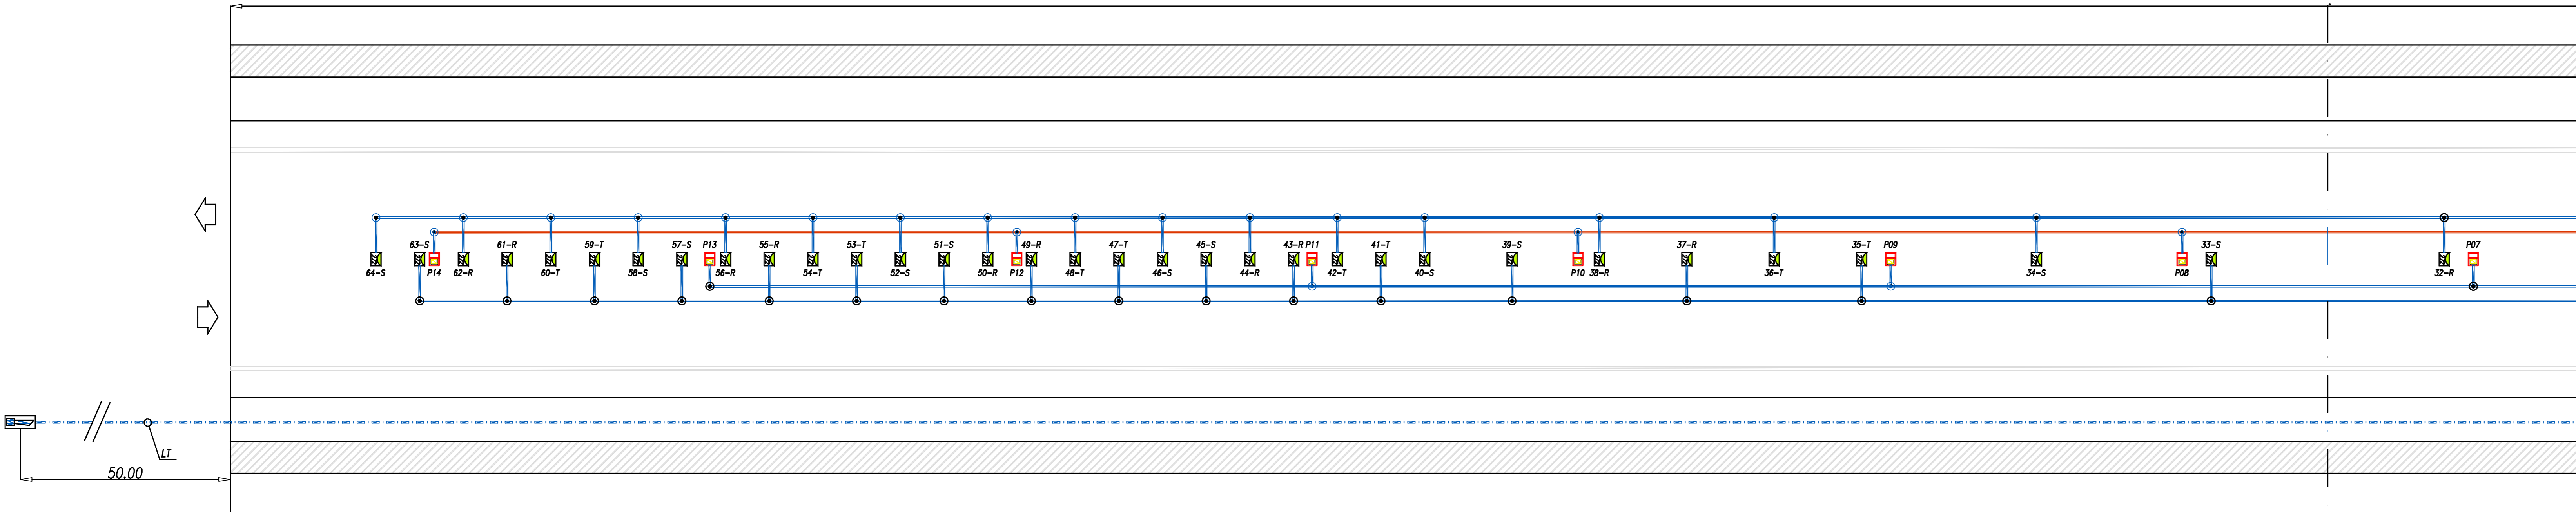

Planimetria schematica impianto elettrico - Tratto A

LEGENDA DEI SIMBOLI	
N°	DESCRIZIONE
1	PROIETTORE CON LAMPADA A LED 30 W - PERMANENTE
2	SENSORE LUMINANZA ESTERNA MONTATO SU SOSTEGNO METALLICO
3	PROIETTORE CON LAMPADA A LED DA 270 E - RINFORZO
4	CAVO PER ALIMENTAZIONE RINFORZO IN CAVODOTTO
5	CAVO PER ALIMENTAZIONE RINFORZO IN CANALINA ABSOLATA
6	CAVO PER ALIMENTAZIONE PERMANENTE IN CAVODOTTO
7	CAVO PER ALIMENTAZIONE PERMANENTE IN CANALINA ABSOLATA
8	CASSETTA DI DERIVAZIONE A DOPPIO ISOLAMENTO PER ILLUMINAZIONE NORMALE E DI RINFORZO

TABELLA CIRCUITI			
CIRC	CAVO TIPO	SEZ (mm²)	UTILIZZO
R1	FTG180M16	4X(1X4)	ILLUMINAZIONE RINFORZO
R2	FTG180M16	4X(1X4)	ILLUMINAZIONE RINFORZO
P1	FTG180M16	2X(1X4)	ILLUMINAZIONE PERMANENTE
P2	FTG180M16	2X(1X4)	ILLUMINAZIONE PERMANENTE
LT-1M	FTG180M16	4X1.5	RILEVATORE DI LUMINANZA DI VELO

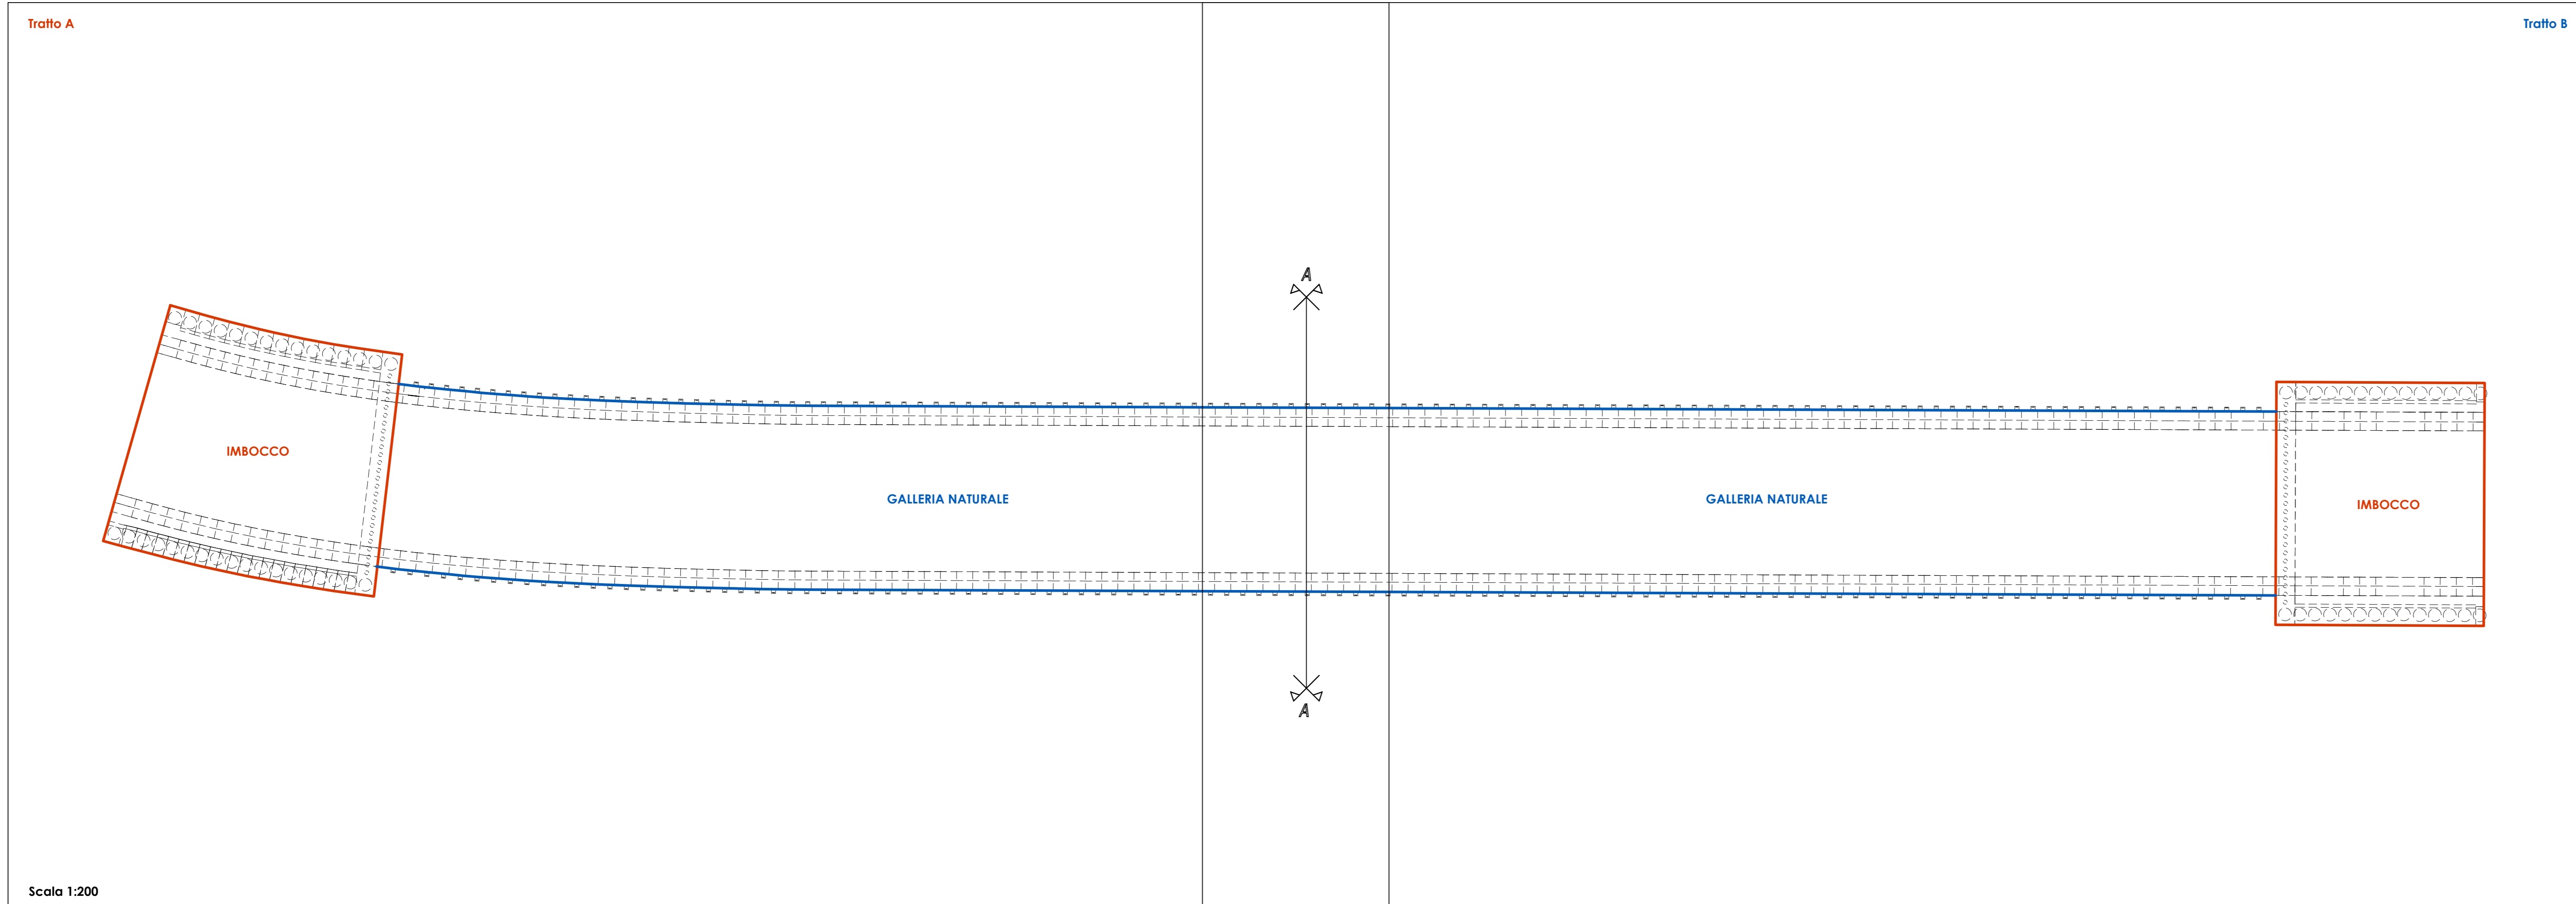

Scala 1:200

PROGRAMMA OPERATIVO COMPLEMENTARE (P.O.C.) 2014 - 2020
ATTUAZIONE DELIBERAZIONE CIPE N. 54 / 2016
Deliberazione Giunta Regione Campania n. 113 del 26.03.2019

BENEFICIARIO ATTUAZIONE OPERAZIONE
CONSORZIO DI BONIFICA "VELIA"
 Località Piano della Rocca, 84060 - PRIGNANO CILENTO (SA)
 Tel. 0974/837206 - Fax. 0974/837154 - Pec: consorziovelia@pec.it - www.conorziovelia.com

Id. 261_1 - C.U.P. E21B04000330006. Ripristino viabilità e collegamenti del bacino della diga di Piano della Rocca. INTERVENTO DI COMPLETAMENTO

Fattibilità tecnica economica Progetto definitivo Progetto esecutivo

M - IMPIANTI ELETTRICI E DI PUBBLICA ILLUMINAZIONE
 Planimetria schematica impianto elettrico galleria

sigla progressiva **M004** Scalo **Varie** Cod. elaborato **01001P1PL01**

Data prima emissione del documento **12/2020** Revisione **A** **B** **C** **D** **E**

Riferimento archivio digitale N. 036.2020/ve Ing.

RESPONSABILE UNICO DEL PROCEDIMENTO
 Ing. Marcello Nicodemo
 Consorzio di Bonifica "Velio"
 Loc. Piano della Rocca - 84060 - Prignano Cilento (SA)
 Tel. 0974/837206 - Pec: consorziovelia@pec.it
 iscritto all'Albo degli Ingegneri di Salerno n. 1921 dal 16.04.1984

PROGETTAZIONE
VELIA INGEGNERIA E SERVIZI SRL
 Loc. Piano della Rocca (SA) - Prignano Cilento (SA)
 Tel. 0974/837206 (fax 0974/837154) - Pec: veliaingegneria@pec.it
 Ing. Gaetano Suppa - Direttore Tecnico
 iscritto all'Albo degli Ingegneri di Salerno n. 1854 dal 12.09.1983

GEOLOGIA
RFP TRONCARELLI - VENGINI - ROSSI
 Dott. Geol. Roberto Troncarelli (Incaricato) - P. IVA 0140005060
 Dott. Geol. Andrea Vengini (Incaricato)
 Legge Regionale n. 10 del 1998 - P. IVA 02110500697
 Dott. Geol. Giuseppe Rossi (Incaricato)
 Legge Regionale n. 10 del 1998 - P. IVA 02036170690